



# PROFIL INSTALACJI NAWIEWNO - WYWIEWNEJ


STAROSTWO POWIATOWE  
w Skierniewicach  
ul. Konstytucji 3 Maja 6  
98-100 SKIERNIEWICE

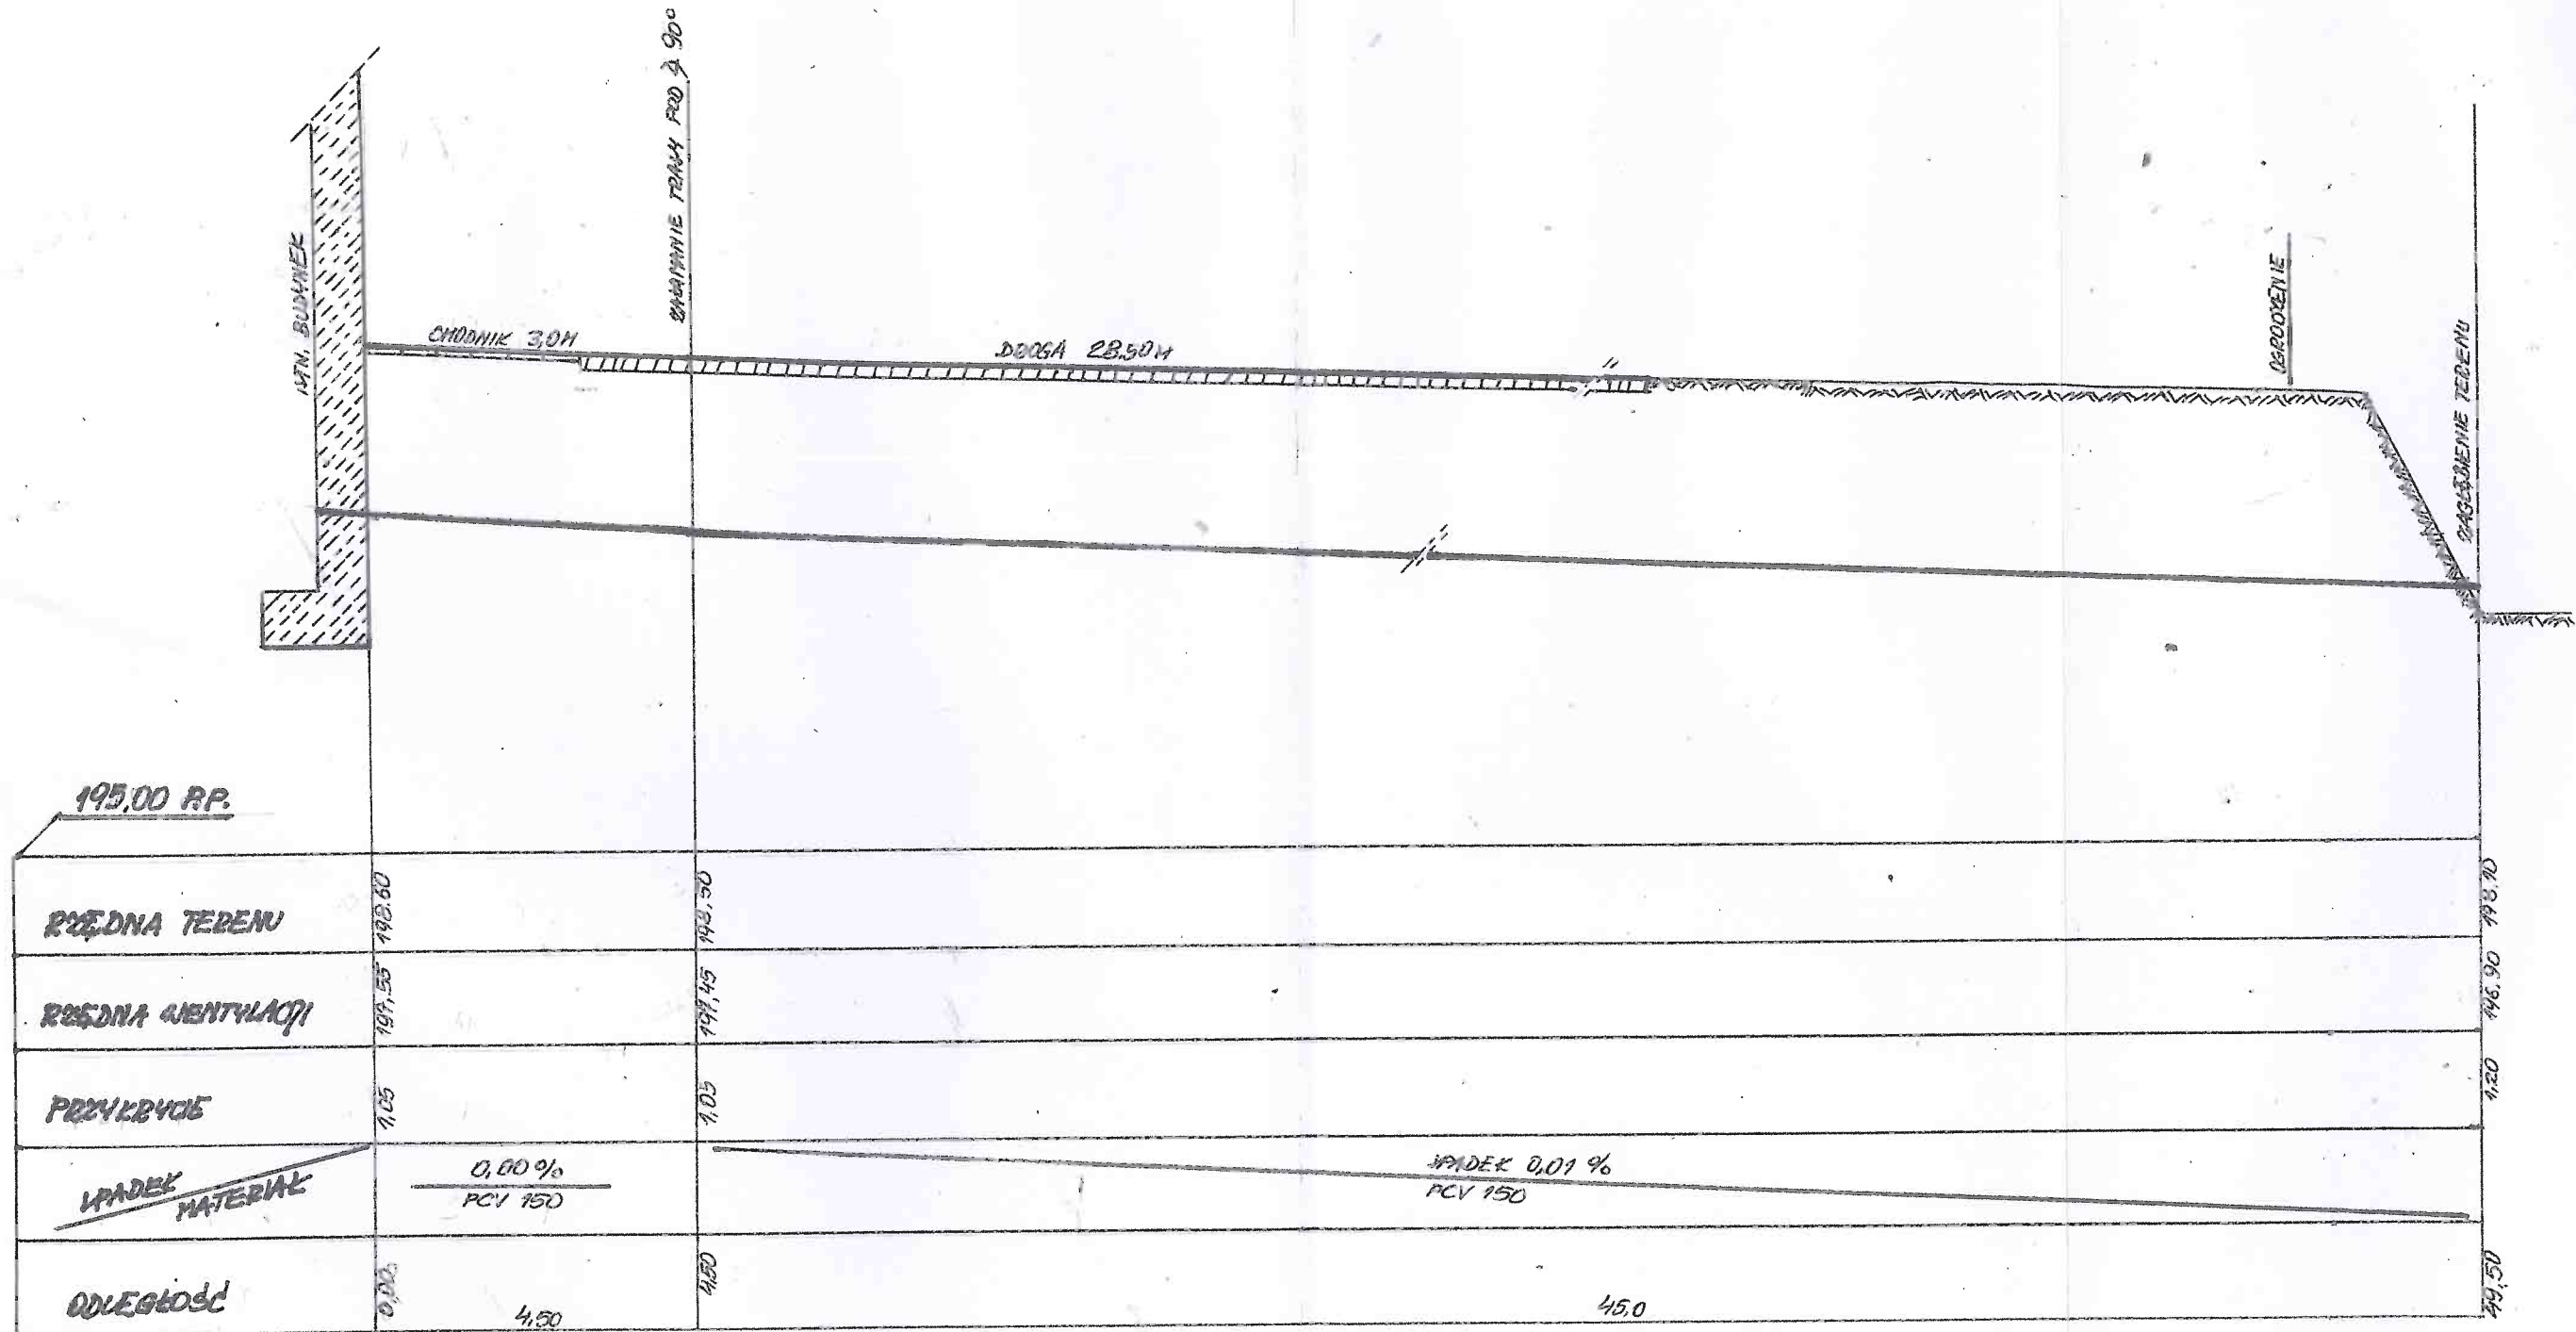

Adres obiektu: WINNA GÓRA, dz. nr 152, gmina Słupia			
Projekt budowlany instalacji zbiornika naziemnego na gaz płynny propan 2x4850 l.			Rys. nr 2
Profil wentylacji.			Skala:
Projektant	Nr uprawn.	Data	Podpis
WOJCIECH POGŁÓDEK	257/82/ WME	V 2016	<i>Pogłodek</i>

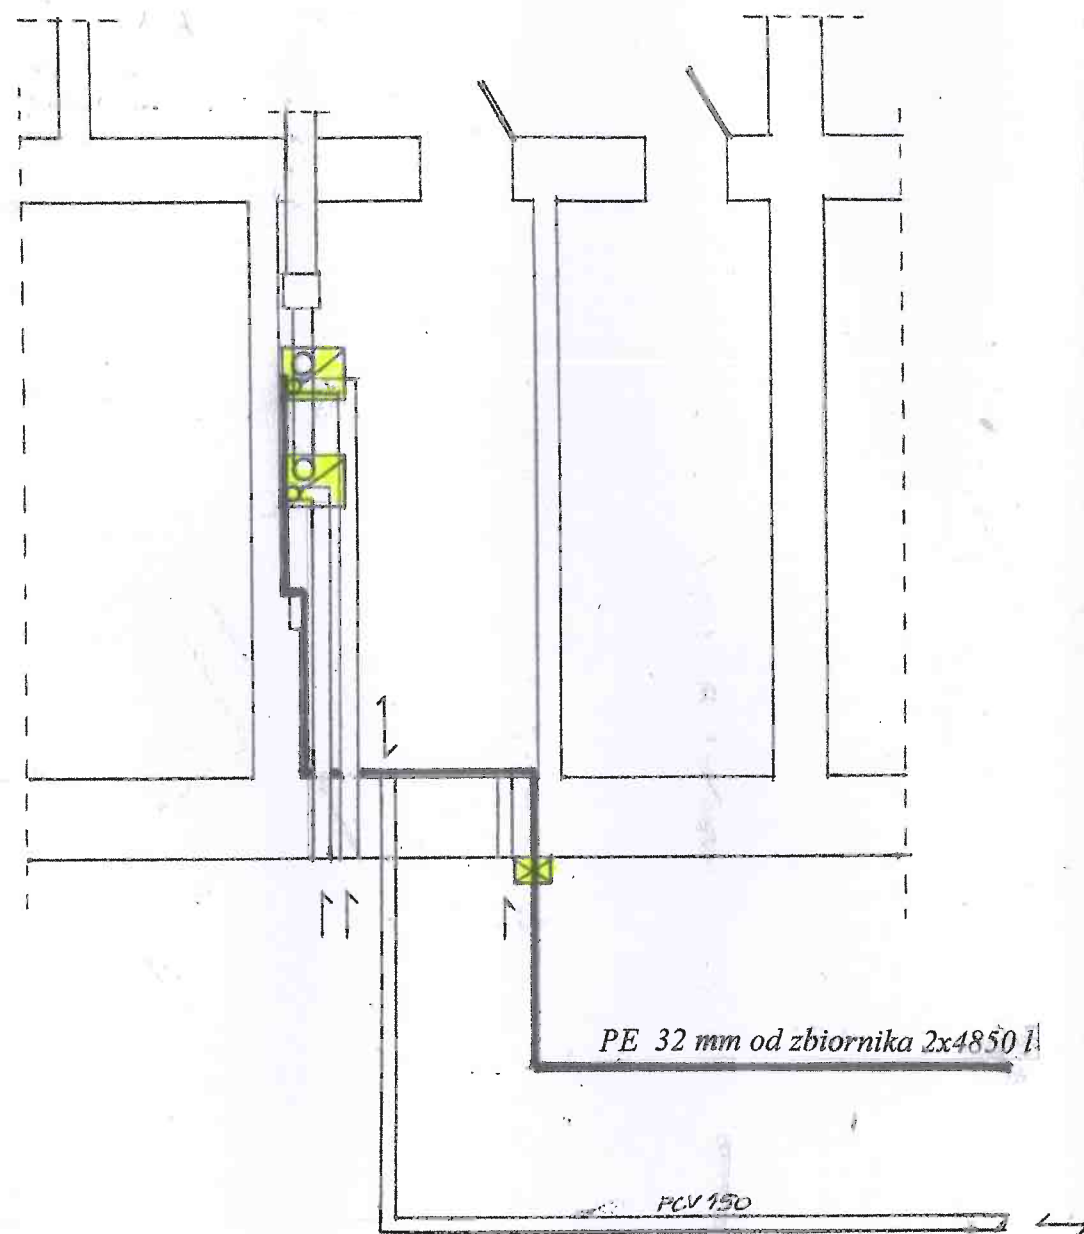

RZUT PARTERU 1 : 75

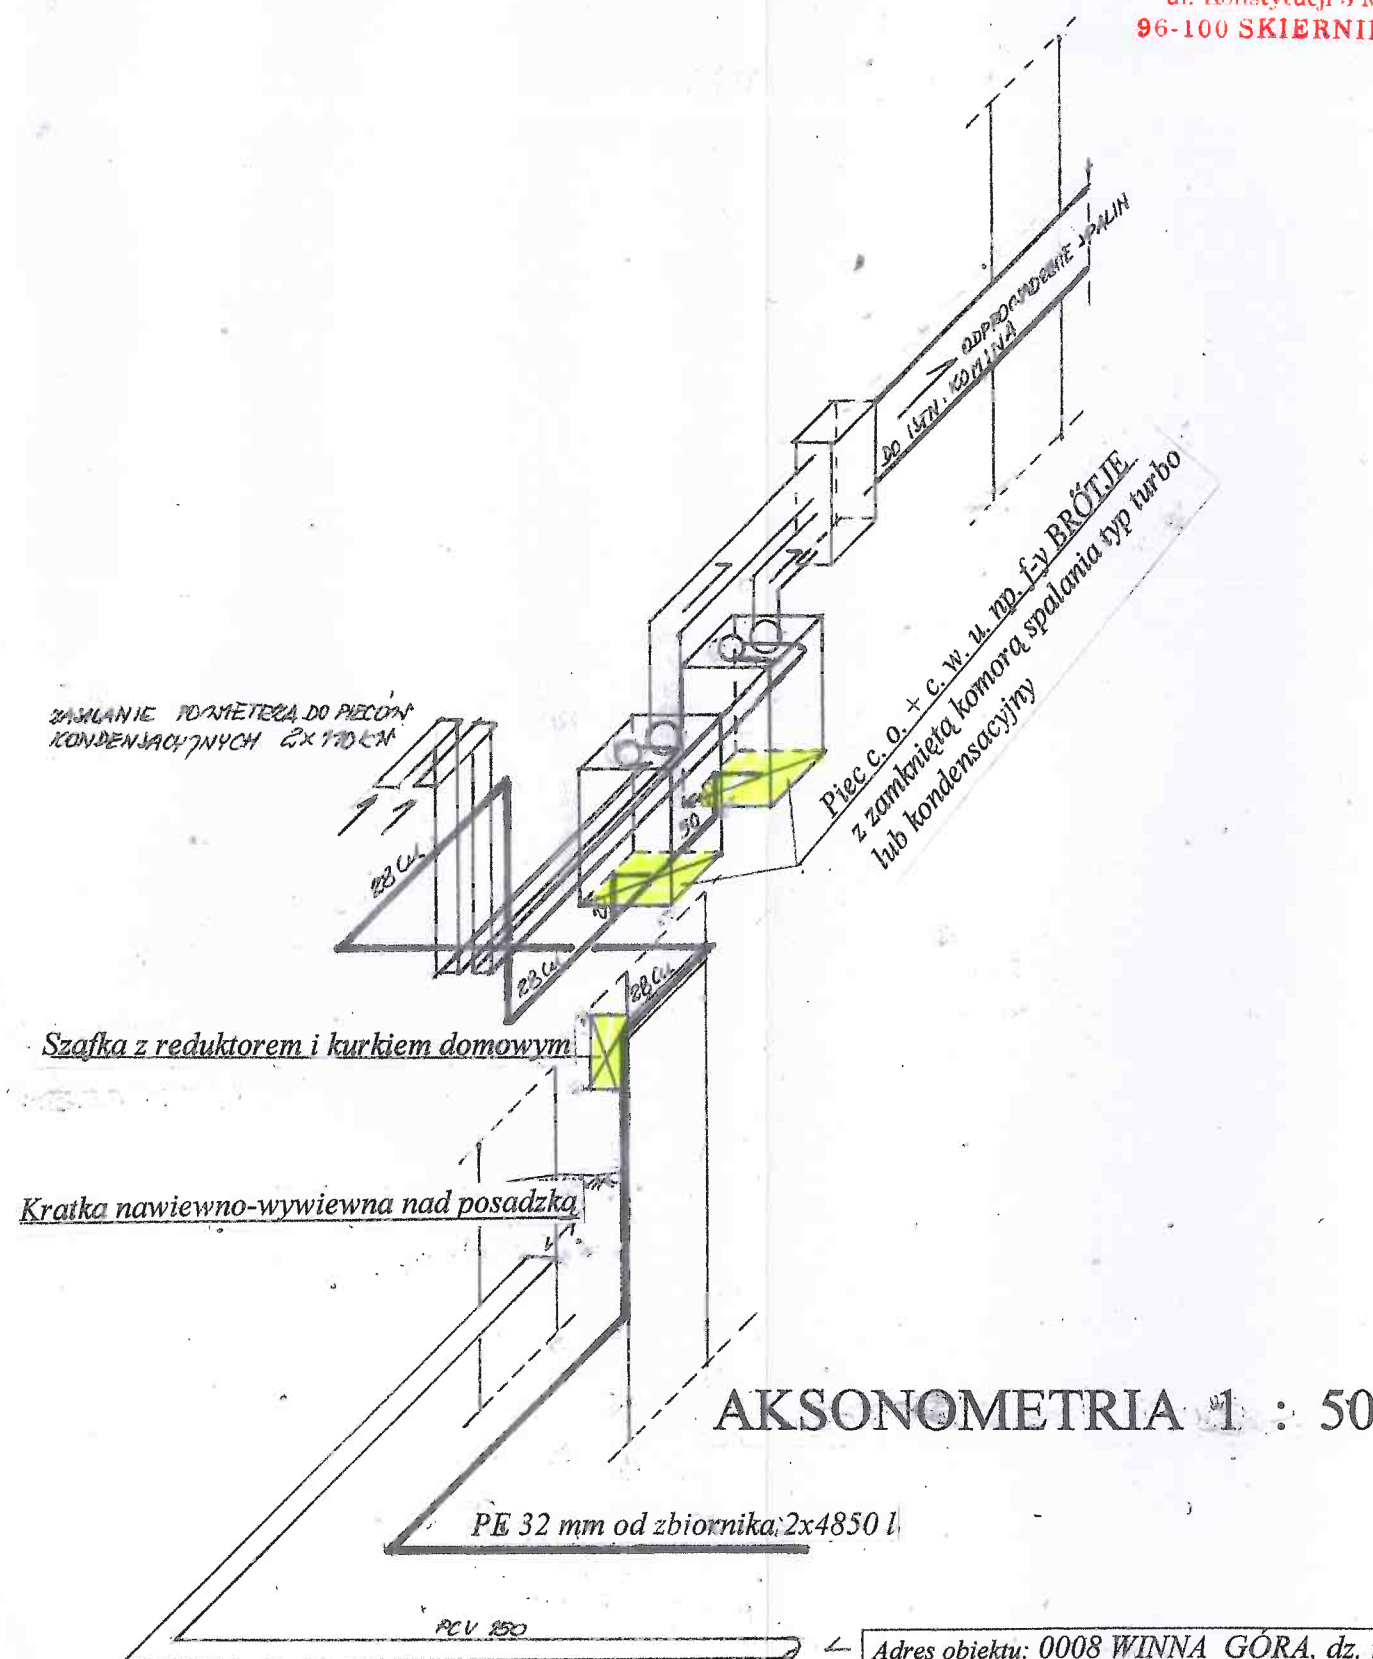

AKSONOMETRIA 1 : 50

Adres obiektu: 0008 WINNA GÓRA, dz. nr 152,  
gmina 101509 – 2 Słupia

Projekt budowlany wewnętrznej  
instalacji gazowej zasilanej ze  
zbiorników naziemnych na gaz płynny  
propan 2x4850l.

Rzut parteru i aksonometria

Projektant	Nr uprawn.	Data	Podpis.
WOJCIECH POGŁÓDEK	257/82/ WML	V 2015	<i>[Signature]</i>

Rys. nr  
3  
Skala:  
1:75  
1:50